


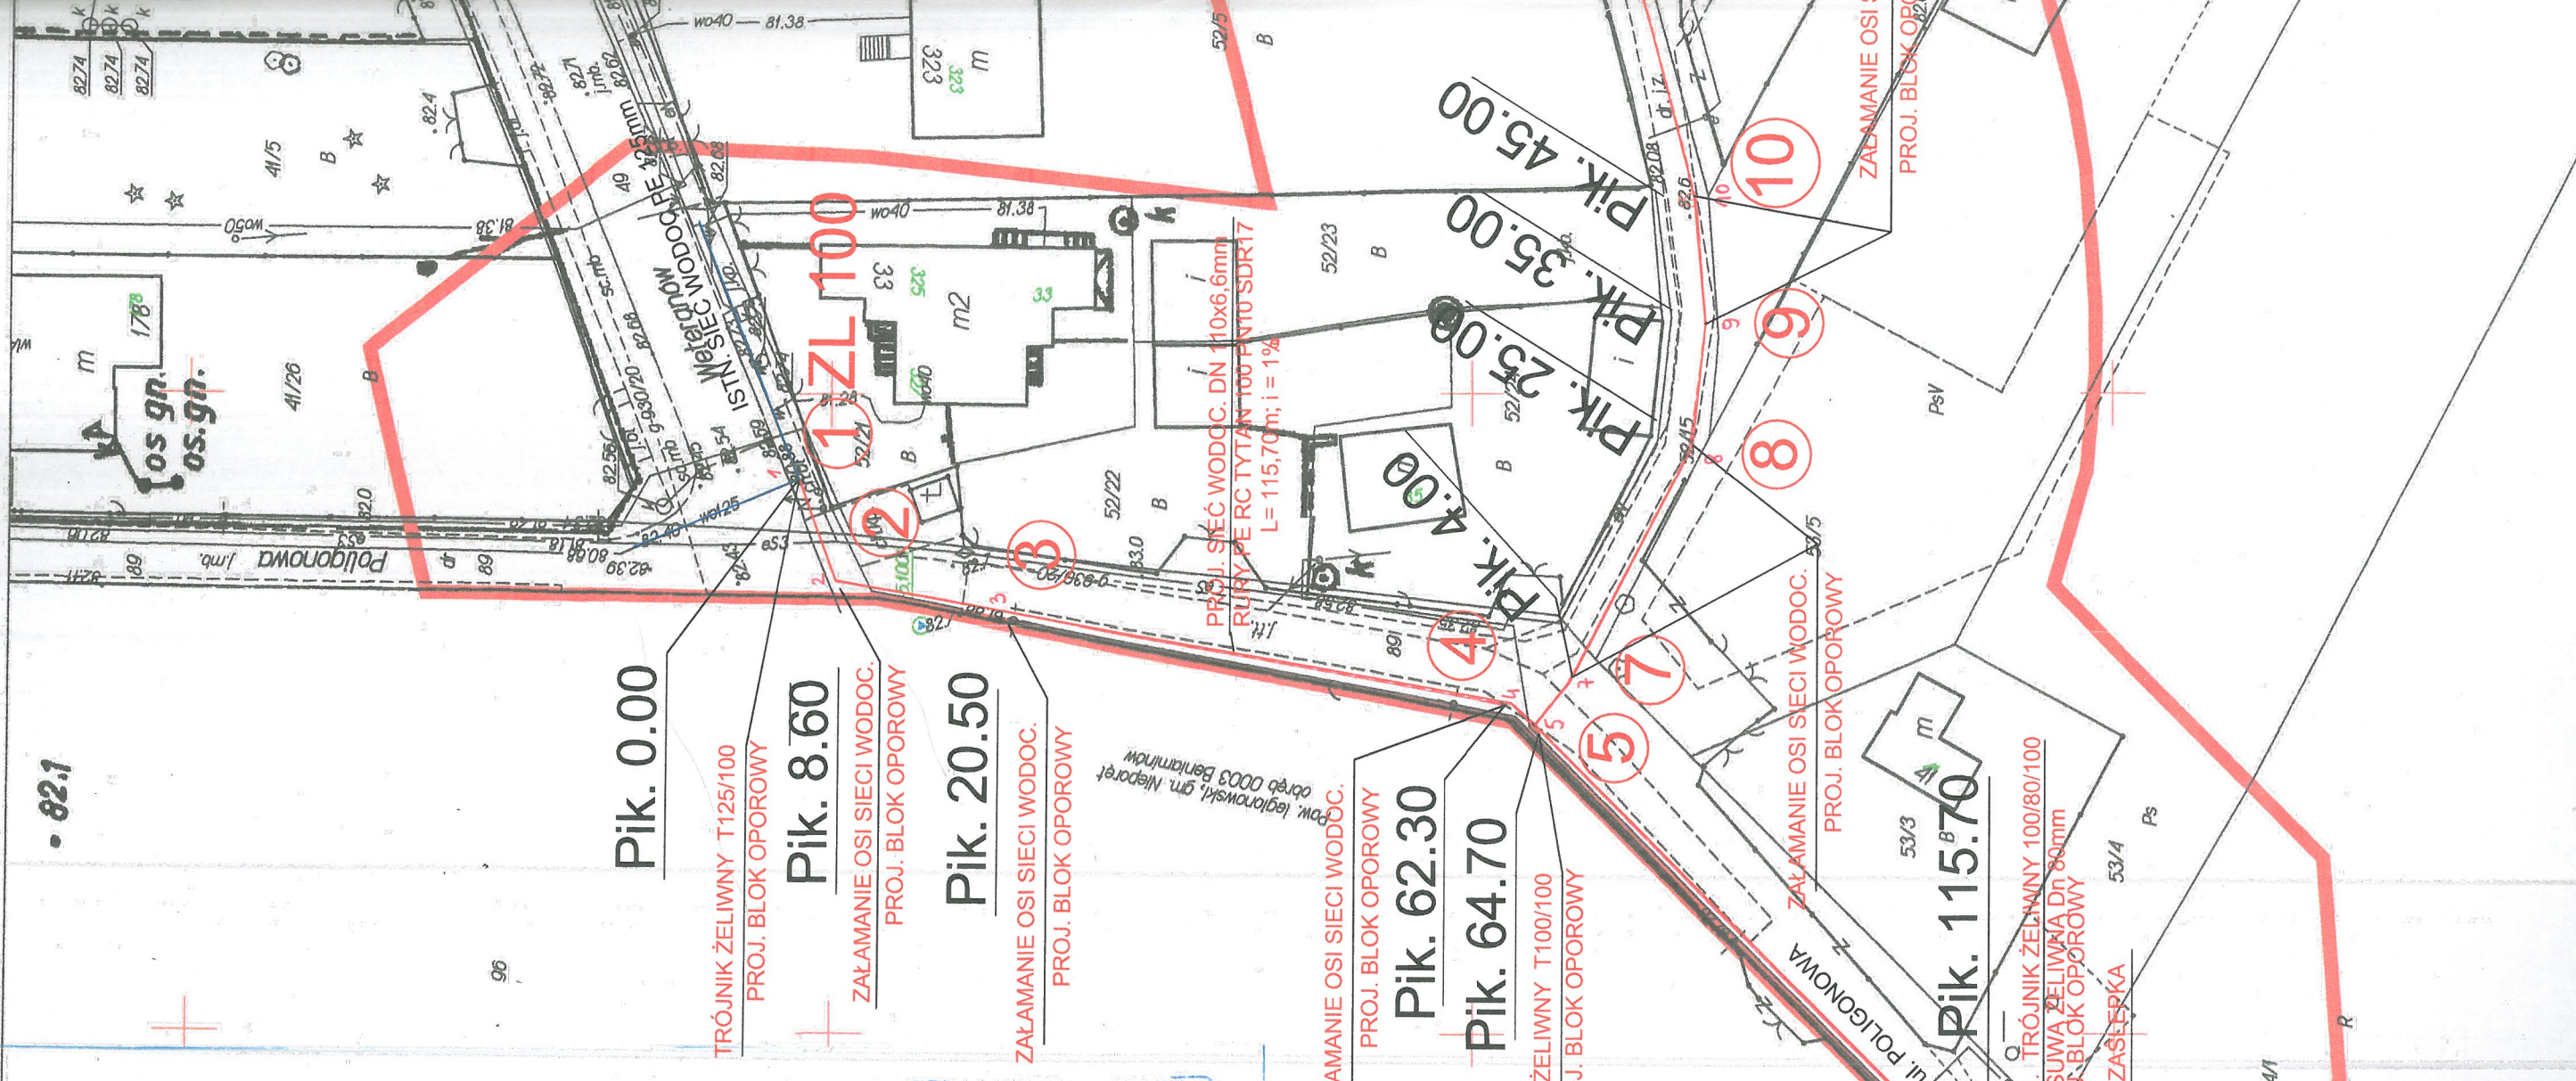
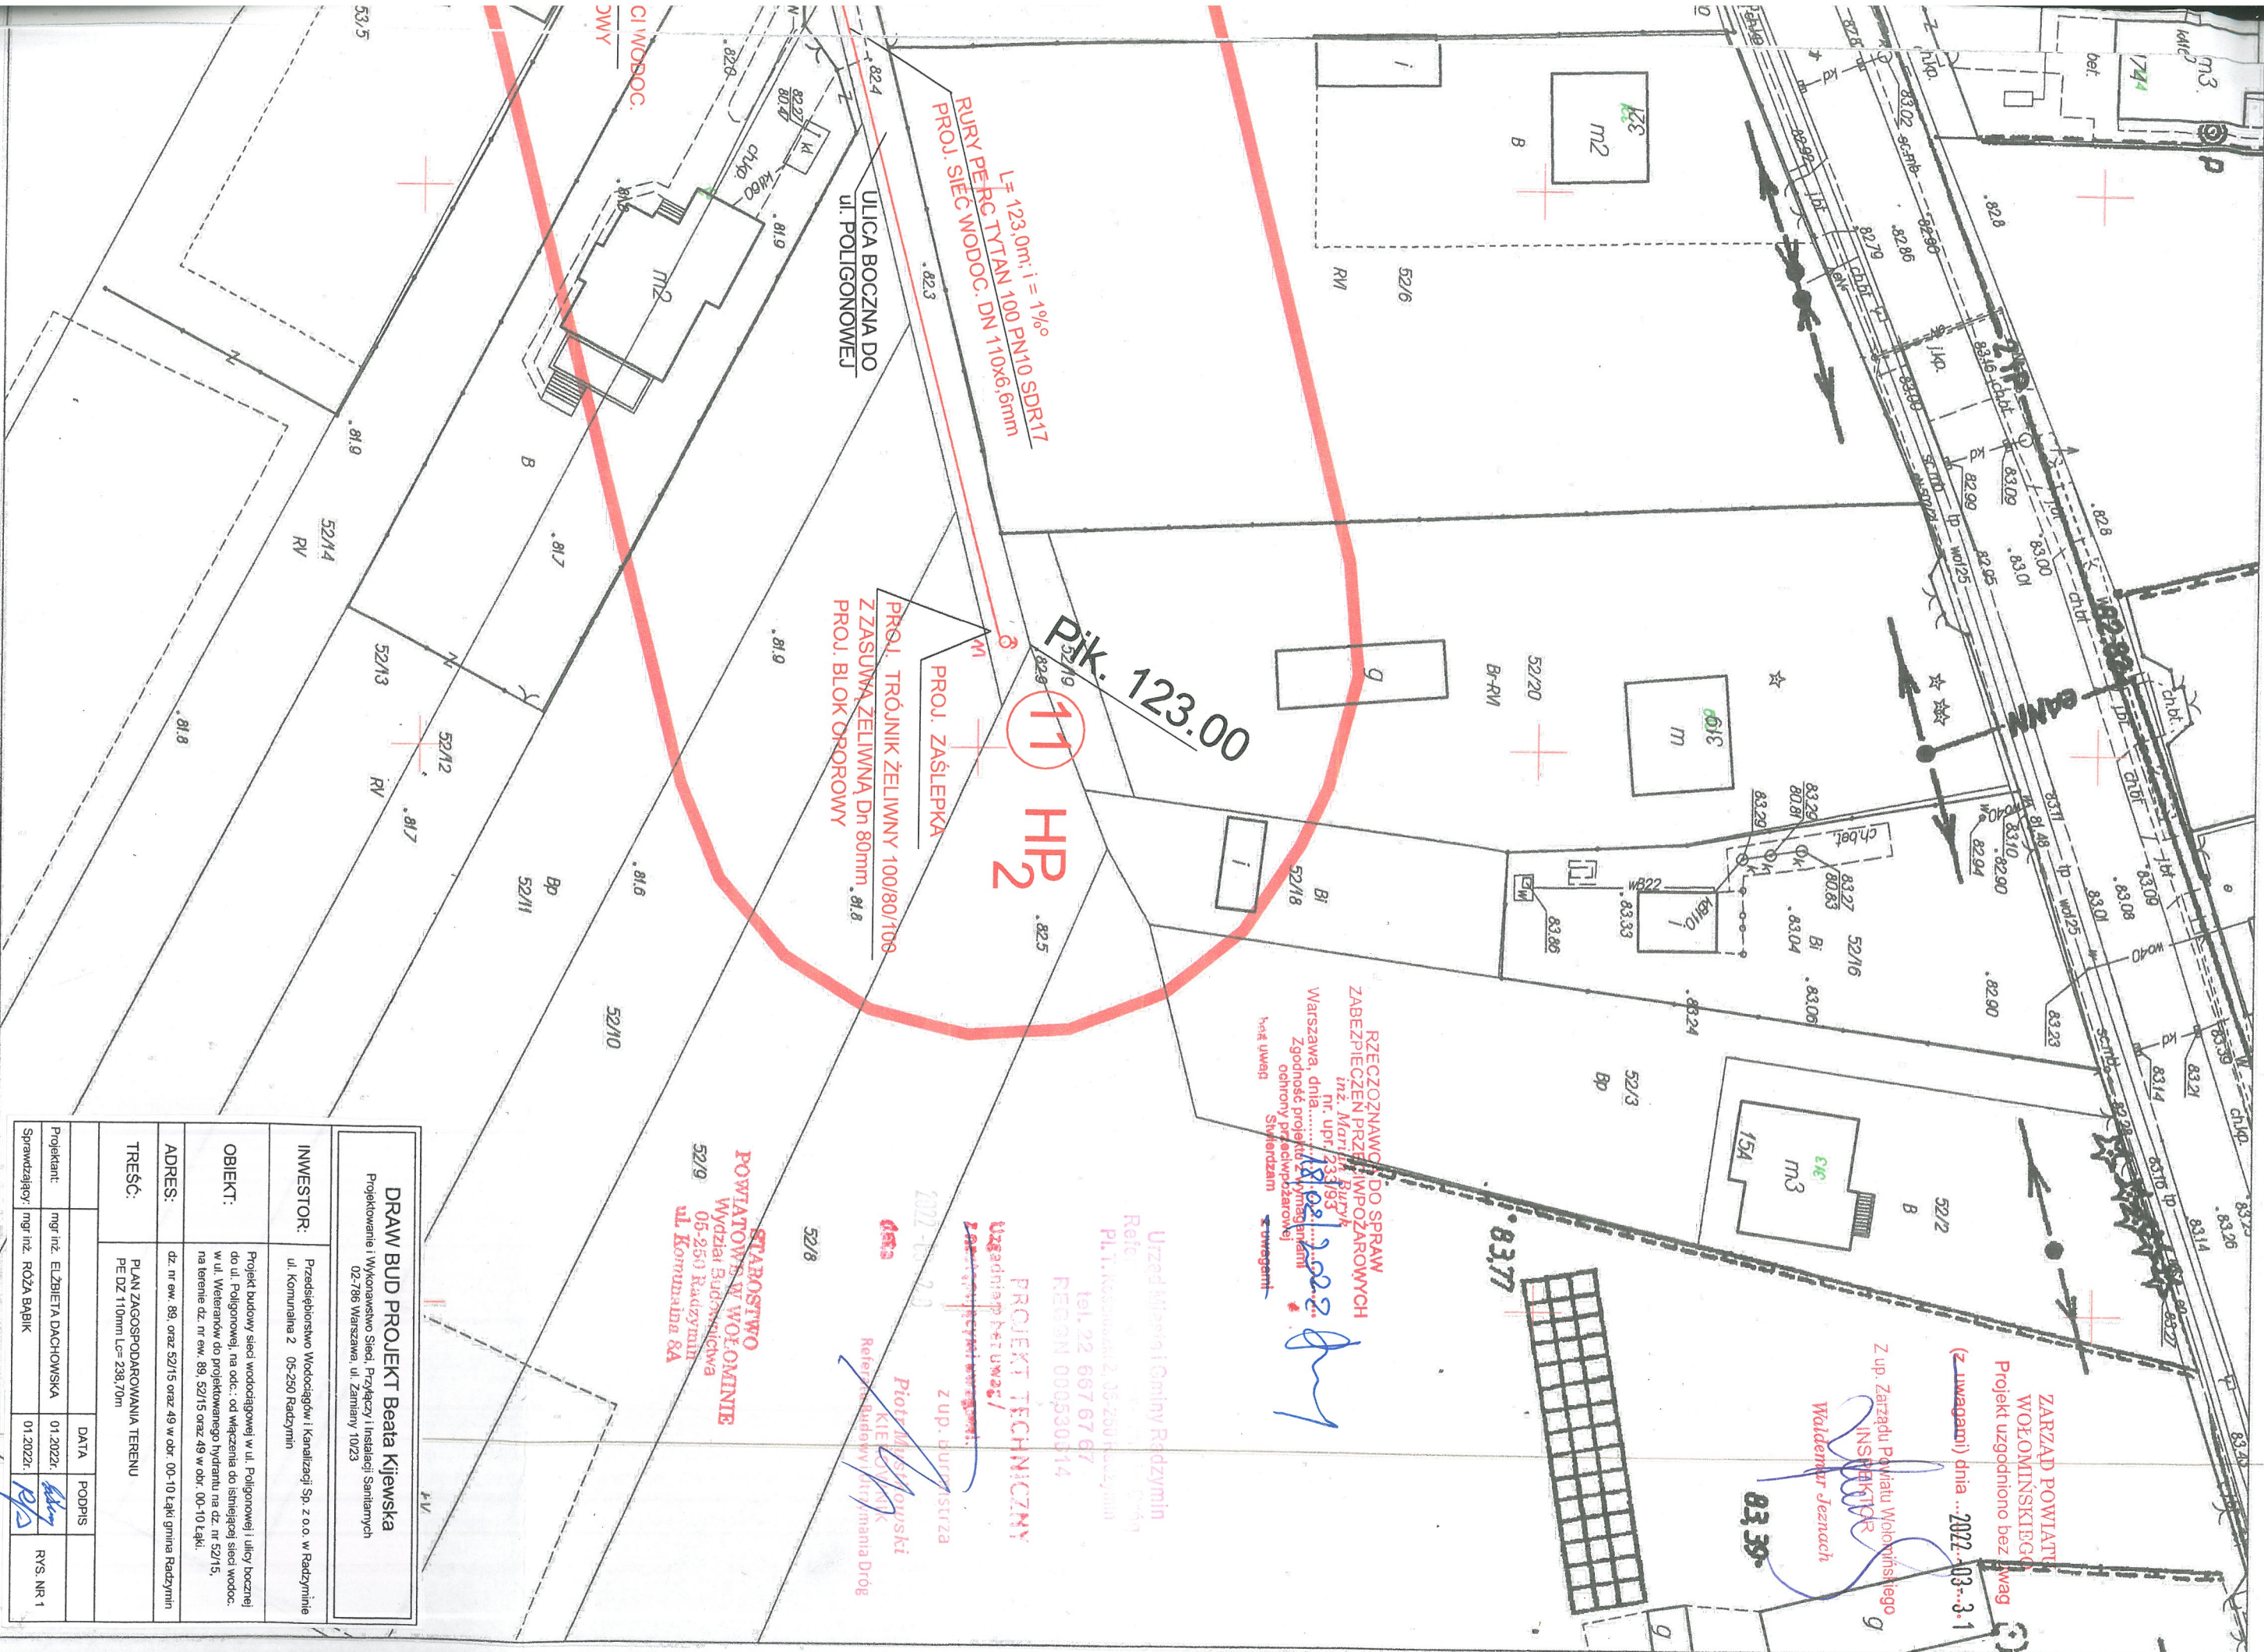


MAPA DO CELÓW PROJEKTOWYCH	
Oznaczenie kancelaryjne zgłoszenia pracy geodezyjnej	Id. zgł.: 6640.9508.2021
Miejscowość	LĄKI
Jednostka ewidencyjna	143409_5 Radzymin
Obręb ewidencyjny	143409_5.0010 Łąki
Skala mapy	1:500
Nazwa układu współrzędnych	PUWG 2000 Kroszki 86
Oznaczenie granic obszaru który był przedmiotem aktualizacji	[Zielony kwadrat]
Oznaczenie i informacje o służebnościach gruntowych mających wpływ na zagospodarowanie gruntów zlokalizowanych w granicach projektowanej inwestycji	Nie wykonano badania
Oznaczenie i symbol komuru trytyki gruntowego, który nie jest uziwniony w bazie danych ewidencji gruntów i budynków	Brak
Na terenie przedstawionym na niniejszej mapie może występować dodatkowe uzbrojenie podziemne nie posiadające dokumentacji w instytucjach branżowych i nie dające się wykryć aparaturą.	
Mapa niniejsza może służyć do opracowania projektu technicznego i uzgodnienia w Zespole Uzgodnień Dokumentacji.	
Data opracowania mapy	wrzesień 2021r.
BIURO USŁUG GEODEZYJNYCH GEODETA PRZEMYSŁOWY GEOWIG s.c. M. Witkowski, G. Gryb ul. P.O.W. 4, 05-250 Radzymin Inżynier: Bogusław M. Jędrzejewski Tel. 509 63 11, 661 369 370 www.geowig.pl Upr. G.G.N. Nr 20174	

Jestem świadomy, odprawiając załączoną kartę za złożenie fałszywych oświadczeń Oświadczam, że operat techniczny, rezultaty, plany geodezyjne w wyniku których powstał niniejszy dokument uzyskał pozytywny wynik weryfikacji.	
Identyfikator zgłoszenia pracy	Id. zgł.: 6640.9508.2021
Organ służby geodezyjnej który otrzymał zgłoszenie	STAROSTA POWIATU WOLOMIŃSKIEGO
Wykonawca dokumentu	BIURO USŁUG GEODEZYJNYCH GEOWIG s.c. M. Witkowski, G. Gryb 509 63 11, 661 369 370
Data sporządzenia dokumentu zawierającego wynik powyższej weryfikacji	5. 10. 2021r.
Imię i nazwisko oraz nr uprawnień zawodowych kierownika prac	Agnieszka Moklińska-Filipek Nr upr. 20174

DRAW BUD PROJEKT Beata Kijewska Projektowanie i Wykonawstwo Sieci, Przyłączy i Instalacji Sanitarnych 02-786 Warszawa, ul. Zamiany 10/23	
INWESTOR:	Przedsiębiorstwo Wodociągów i Kanalizacji Sp. z o.o. w Radzyminie ul. Komunalna 2 05-250 Radzymin
OBIEKT:	ul. Poligonowa i boznia do ul. Poligonowej w m. Łąki, gmina Radzymin dz. nr ew. 88, 52/15 oraz 49 obręb 00-10 Łąki
NAZWA:	BUDOWA PRZEWODU WODOCIĄGOWEGO
TYTUŁ RYS:	USYTUOWANIE PROJEKTOWANEJ SIECI UZBROJENIA TERENU
Projektant:	mgr inż. ELŻBIETA DACHOWSKA 11.2021r. SKALA 1:500
ZA ZGODNOŚĆ Z ORYGINAŁEM: Mgr inż. Elżbieta Dachowska Upr. bud. do proj. i kier. rob. bud. bez ograniczeń w specjalności instalacyjno i inżynierskiej w zakresie sieci sanitarnych nr St-78/78 	
LEGENDA:  PROJEKTOWANY PRZEWÓD WODOCIĄGOWY (dł. 1:1)  PROJEKTOWANY HYDRANT P.POZ	





ZARZĄD POWIATU
WOJ. OMIŃSKIEGO
Projekt uzgodniono bez uwag
(z uwagami) dnia ...2022-03-31

Z up. Zarządu Powiatu Wołomińskiego
INSPEKTOR
Waldemar Jeznach

RZECZOZNAWCA DO SPRAW
ZABEZPIECZEN PRZECIWPÓŻAROWYCH
Inż. Mariusz Buryk
nr. upraw. 233483
Warszawa, dnia: 18.02.2022
Zgodność projektu z wymaganiami
ochrony przeciwpożarowej
Stwierdzam
Krzysztof Uwek

Urząd Miasta i Gminy Radzymin
Referat Inżynierii i Budownictwa
Pl. T. Kościuszki 2, 05-250 Radzymin
Tel. 22 667 67 67
REGON 000530514

PROJEKT TECHNICZNY
Uzgodniono bez uwag!
Załącznik nr 1
z up. Inżyniera
Piotr Myszkowski
KIEROWNIK
Referat Budowy i utrzymania Drogi

STAROSTWO
POWIATOWE W WOJ. OMIŃSKIE
Wydział Budownictwa
05-250 Radzymin
ul. Komunalna 8A

DRAW BUD PROJEKT Beata Kiewska
Projektowanie i Wykonstwo Sieci, Przyłączy i Instalacji Sanitarnych
02-786 Warszawa, ul. Zamiany 10/23

INWESTOR:
Przedsiębiorstwo Wodociągów i Kanalizacji Sp. z o.o. w Radzyminie
ul. Komunalna 2 05-250 Radzymin

OBIEKT:
Projekt budowy sieci wodociągowej w ul. Polygonowej i ulicy bocznej do ul. Polygonowej, na odc.: od włączenia do istniejącej sieci wodoc. w ul. Weteranów do projektowanego hydrantu na dz. nr 52/15, na terenie dz. nr ew. 89, 52/15 oraz 49 w obr. 00-10 Łąki gmina Radzymin

ADRES:
dz. nr ew. 89, oraz 52/15 oraz 49 w obr. 00-10 Łąki gmina Radzymin

TREŚĆ:
PLAN ZAGOSPODAROWANIA TERENU
PE DZ 110mm Lc= 238,70m

Projektant	mgr inż. ELŻBIETA DACHOWSKA	01.2022r.	DATA	PODPIS
Sprawdzający	mgr inż. ROŻA BABIK	01.2022r.	DATA <th>PODPIS</th>	PODPIS
				RVS. NR 1